

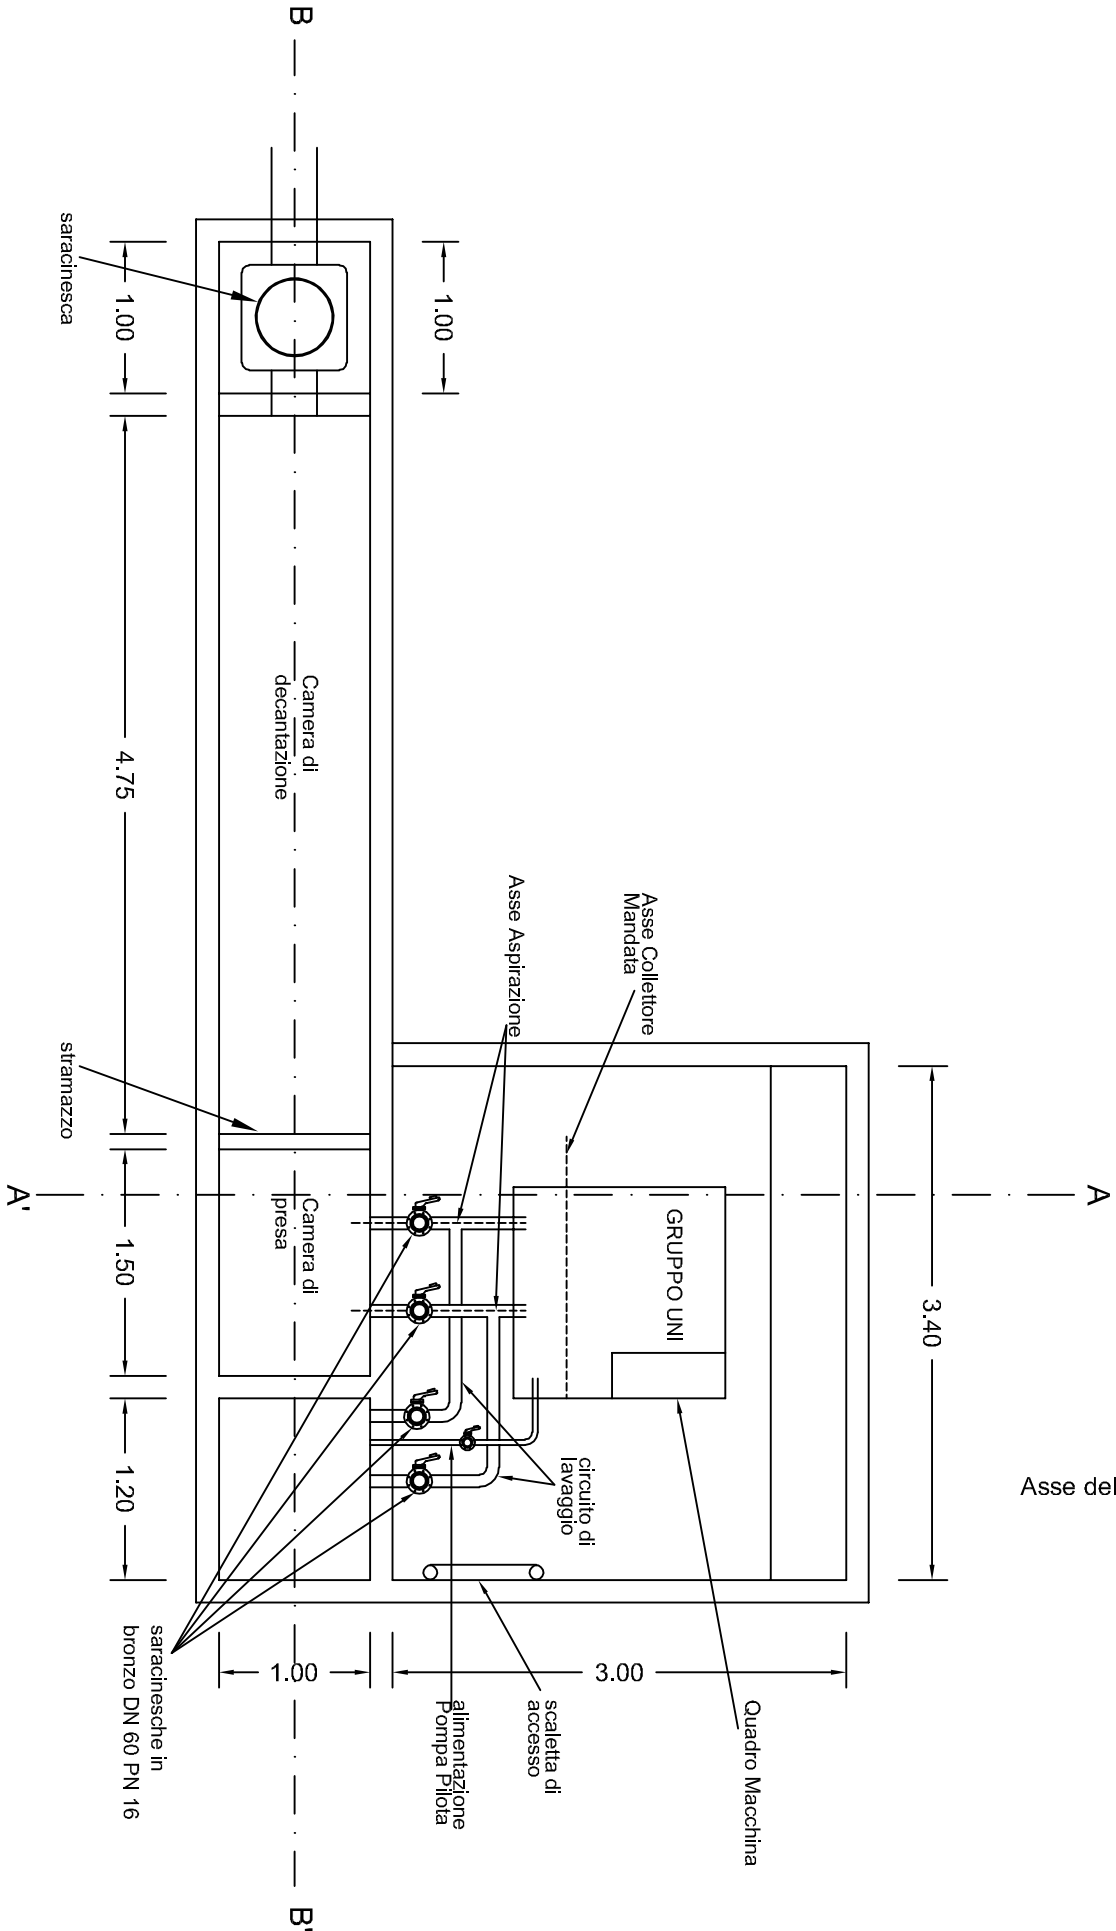


In Rosso sono Riportate le  
le misure minime da rispettare

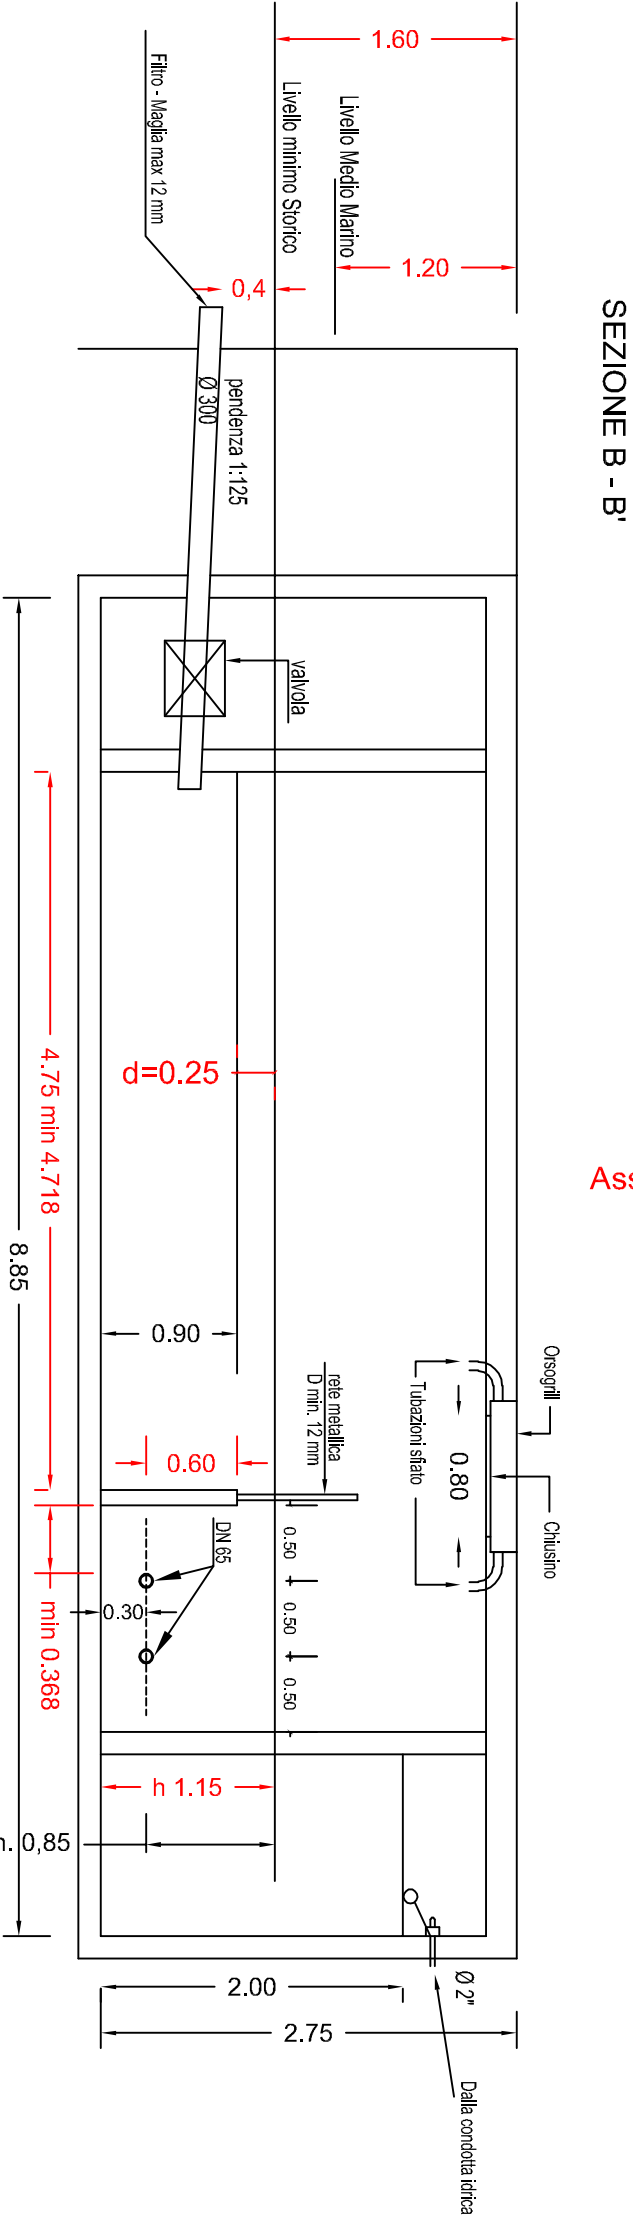


REGIONE CAMPANIA  
PROVINCIA DI SALERNO

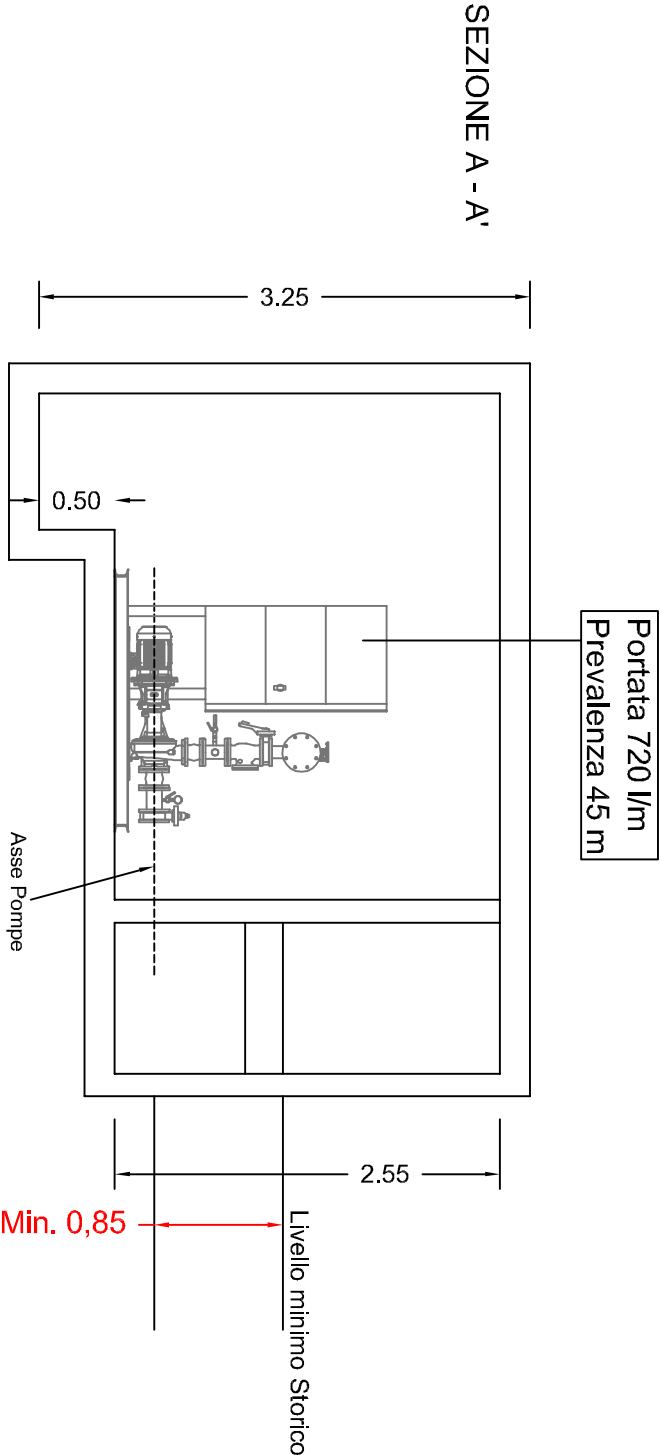


COMUNE DI CENTOLA

REALIZZAZIONE DEI SERVIZI MINIMI PER IL SETTORE PESCA  
NEL PORTO DI PALINURO

PROGETTO ESECUTIVO

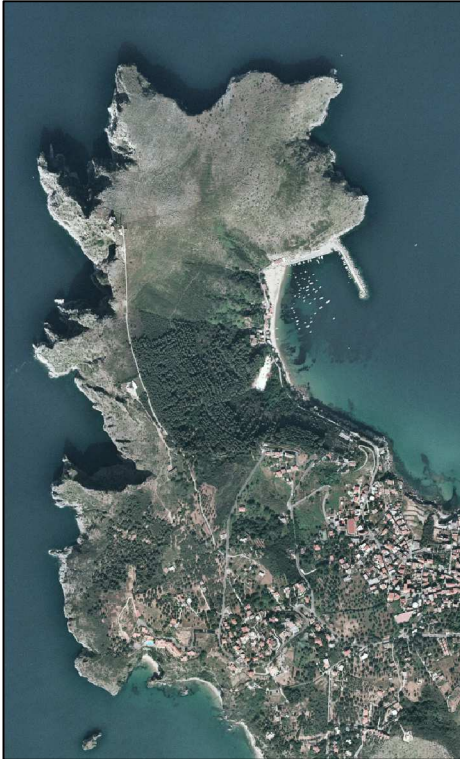

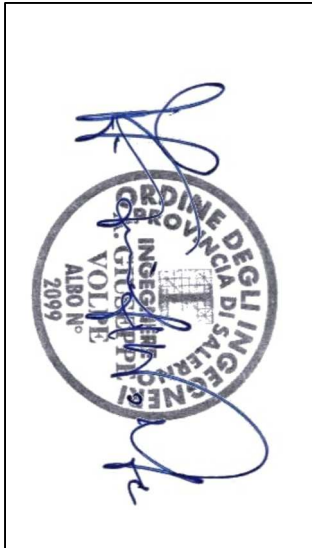Codice elaborato :		Titolo elaborato :			
G21		PARTICOLARI COSTRUTTIVI Pozzetto di presa gruppo antincendio			
Scala: 1/ 50					
Responsabile del Procedimento: Ing. Francesco Sarnicola		Progettista: Ing. Antonio Giuseppe Volpe			
					
Rif.	Data	DESCRIZIONE	Redatto:	Verificato:	Approvato:
	GIUGNO 2019	EMISSIONE PER APPROVAZIONE			
Note e commenti:					